





PIANTA PIANO TERRA
Scala 1:100

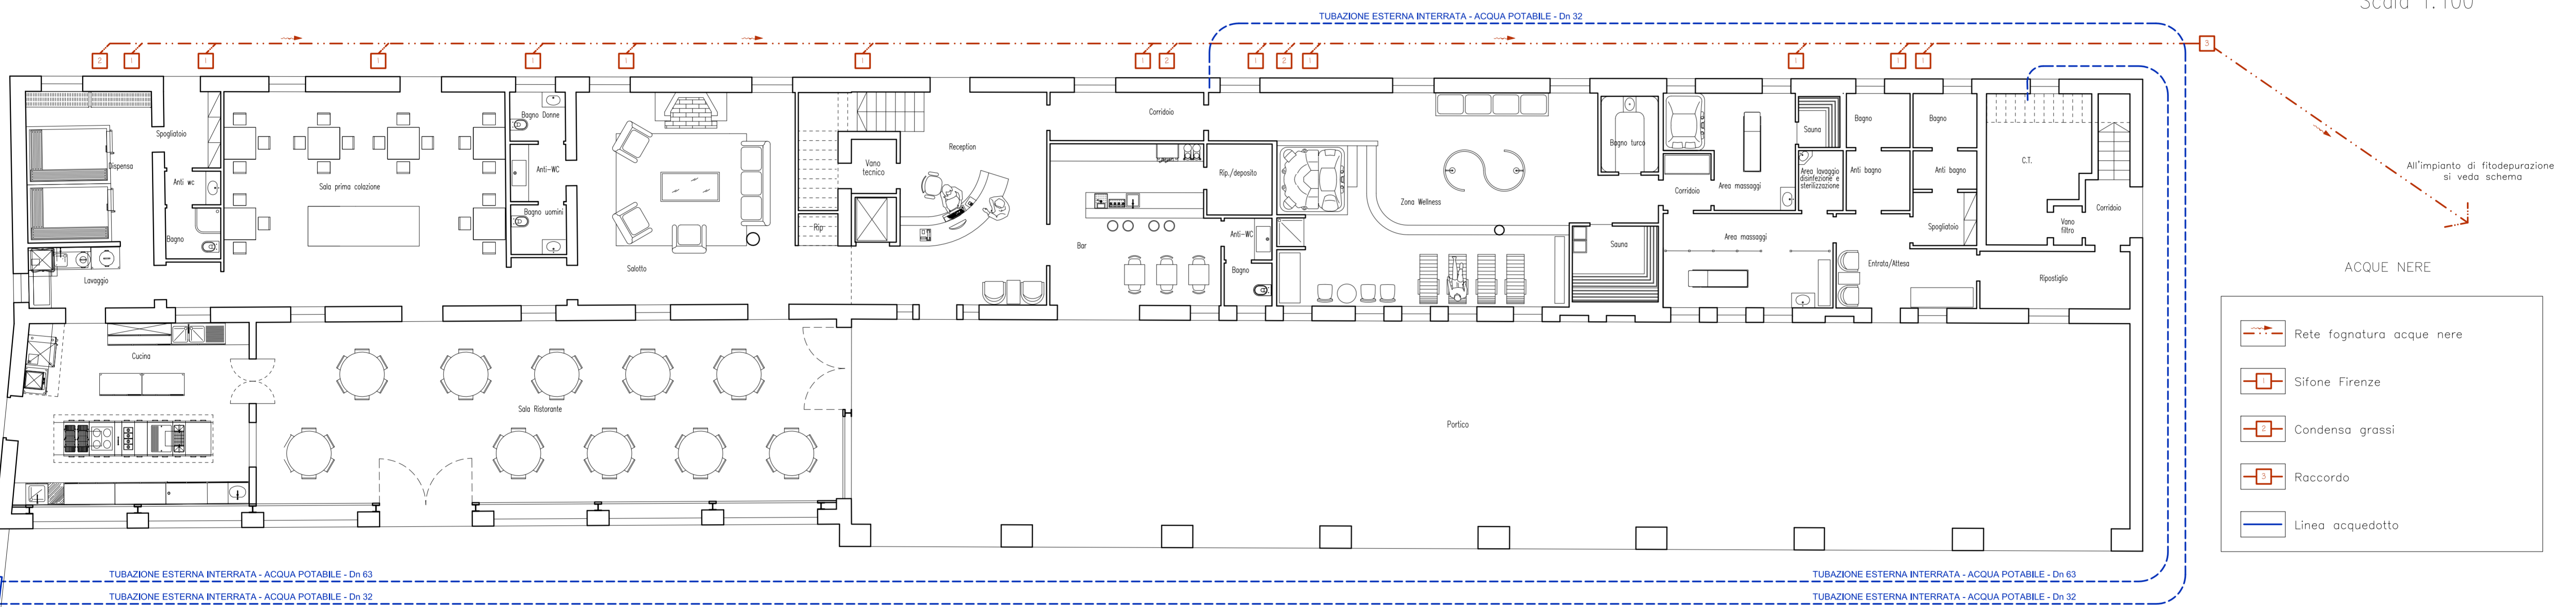

SEZIONE TRASVERSALE
Scala 1:100

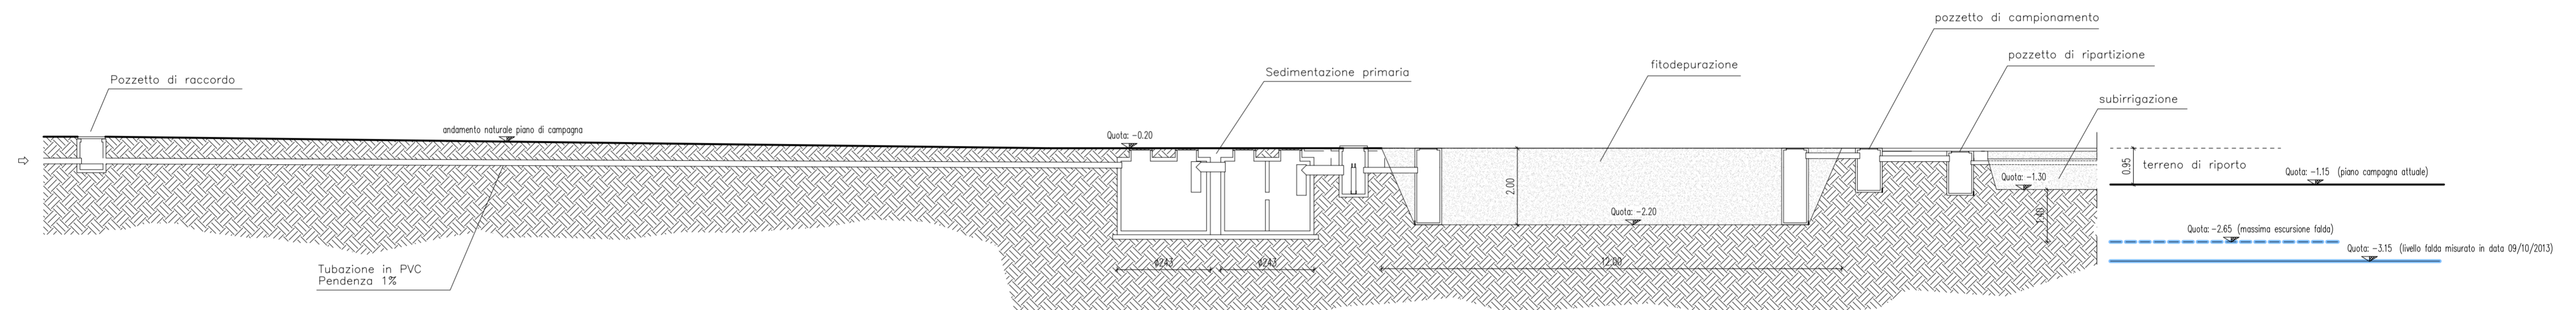

**IMPIANTO DI FITODEPURAZIONE
A FLUSSO SUBSUPERFICIALE VERTICALE**
Scala 1:100

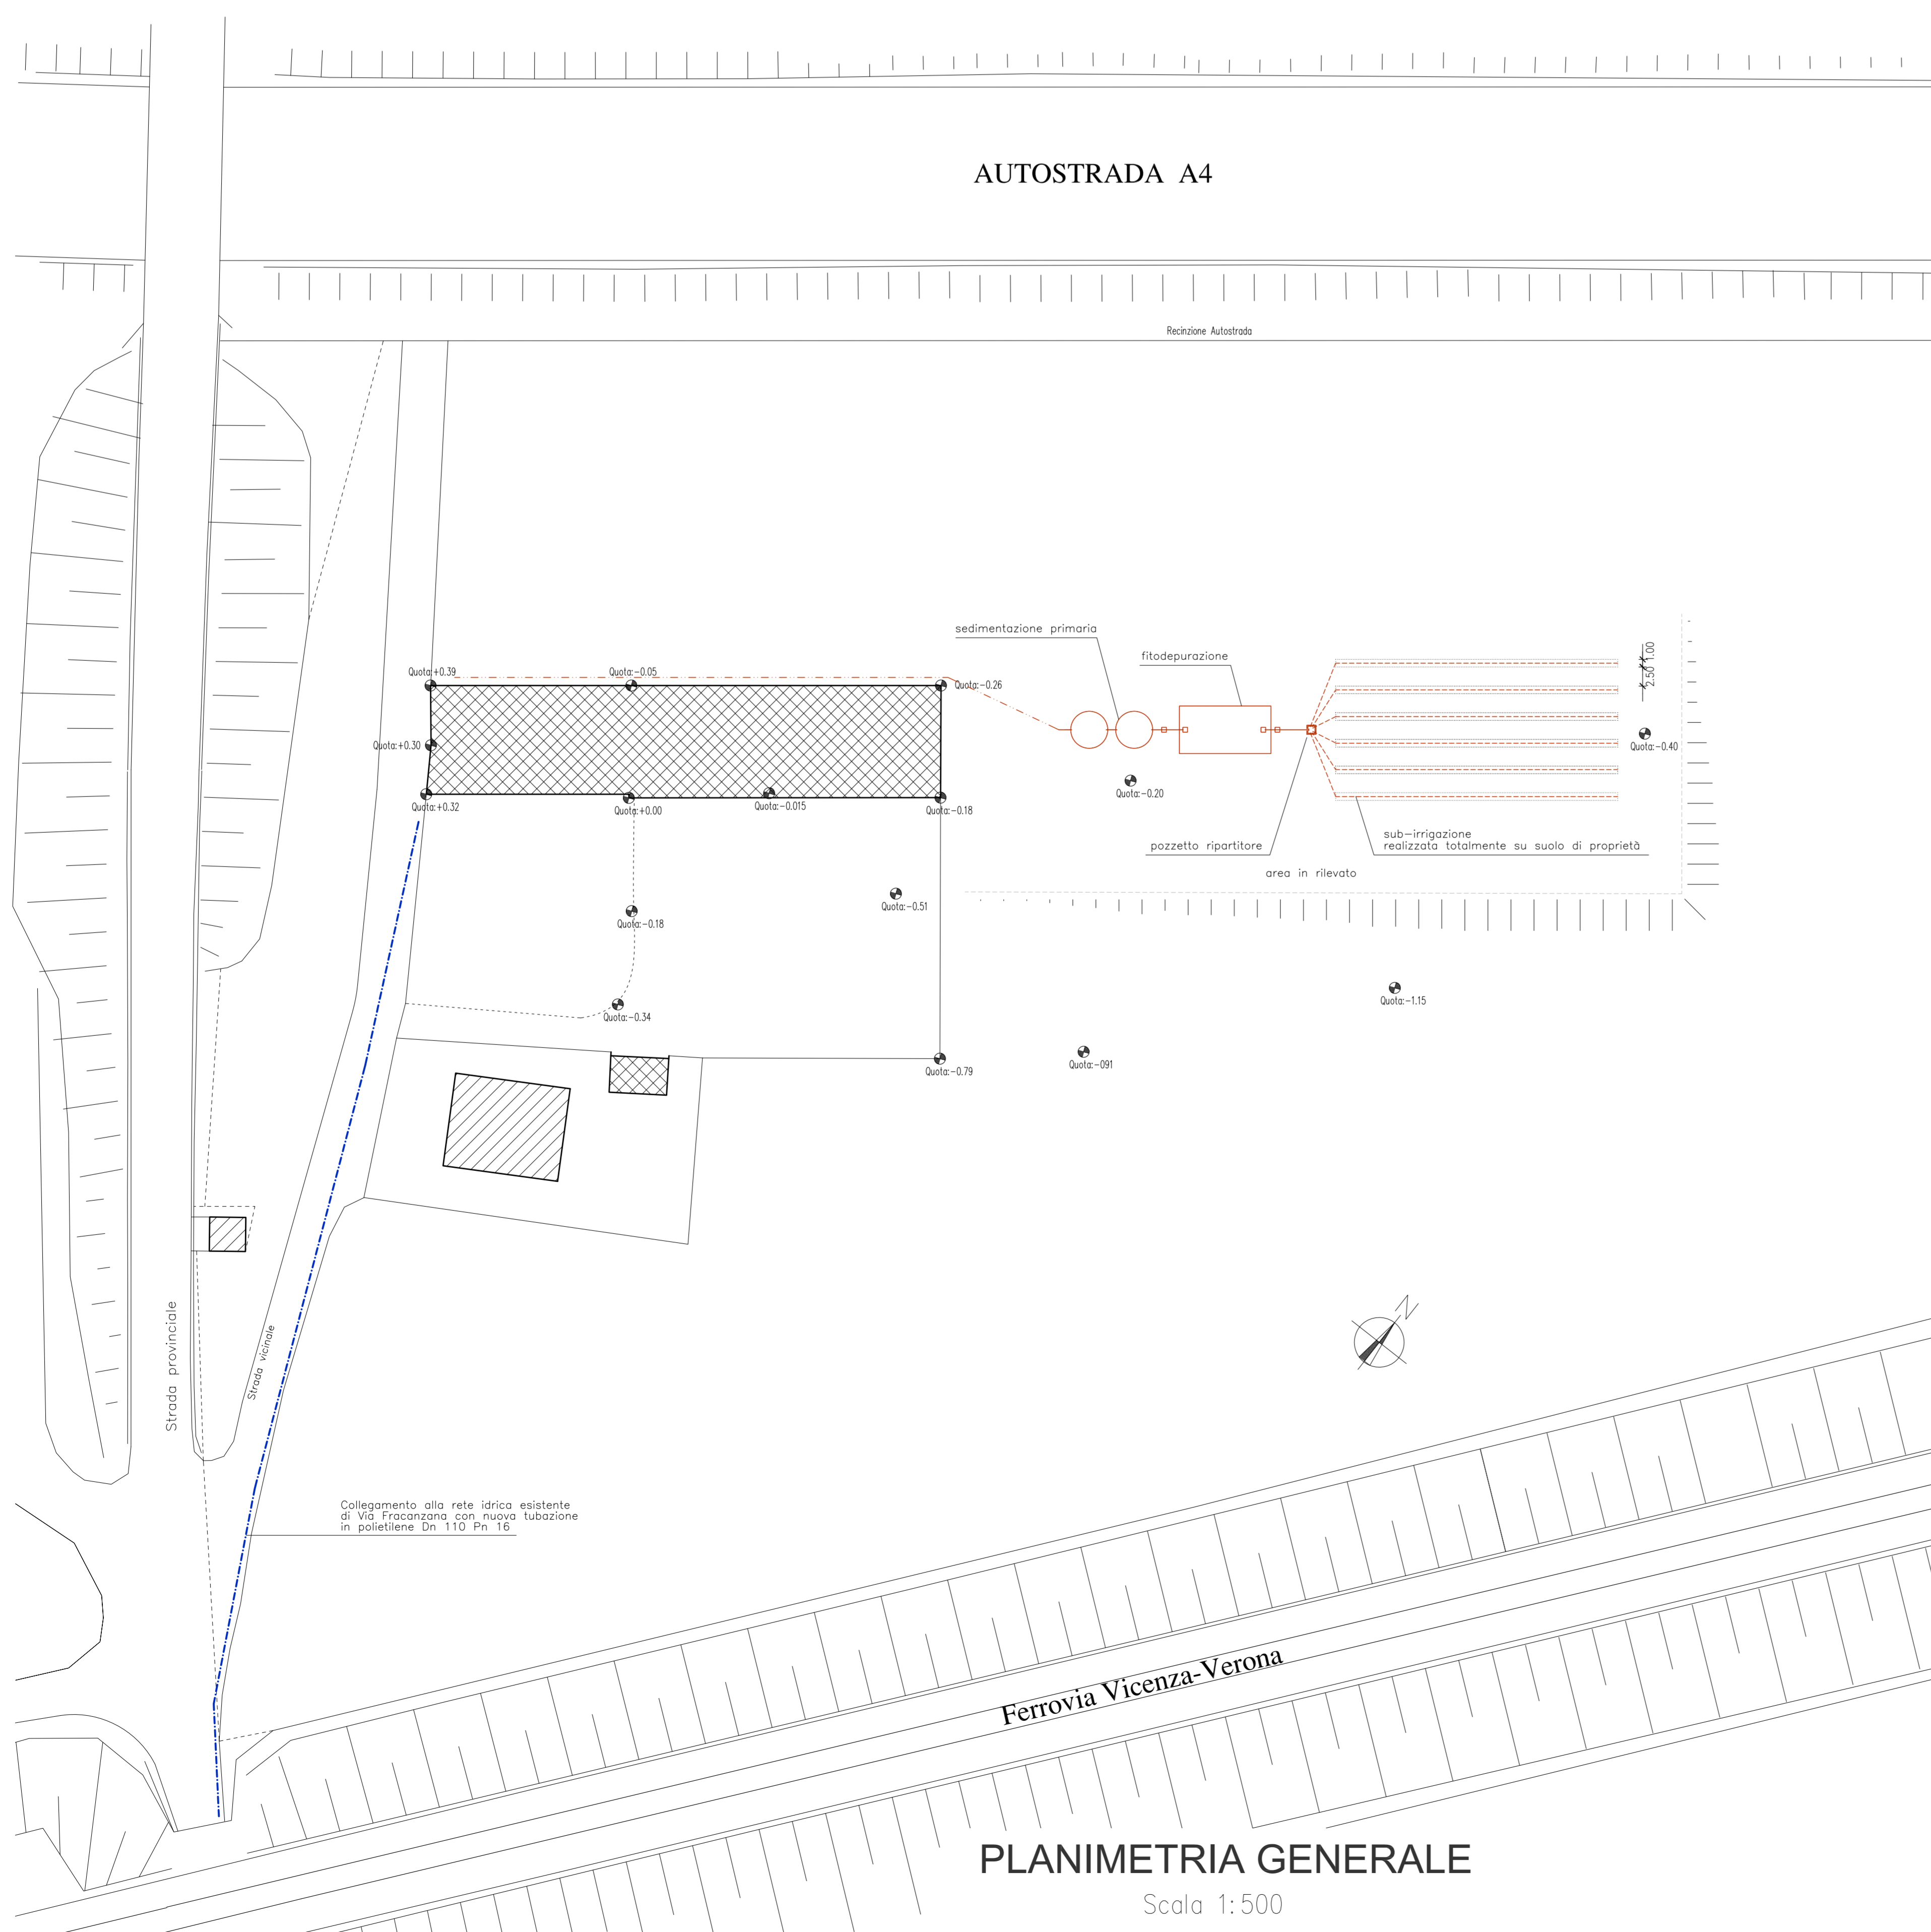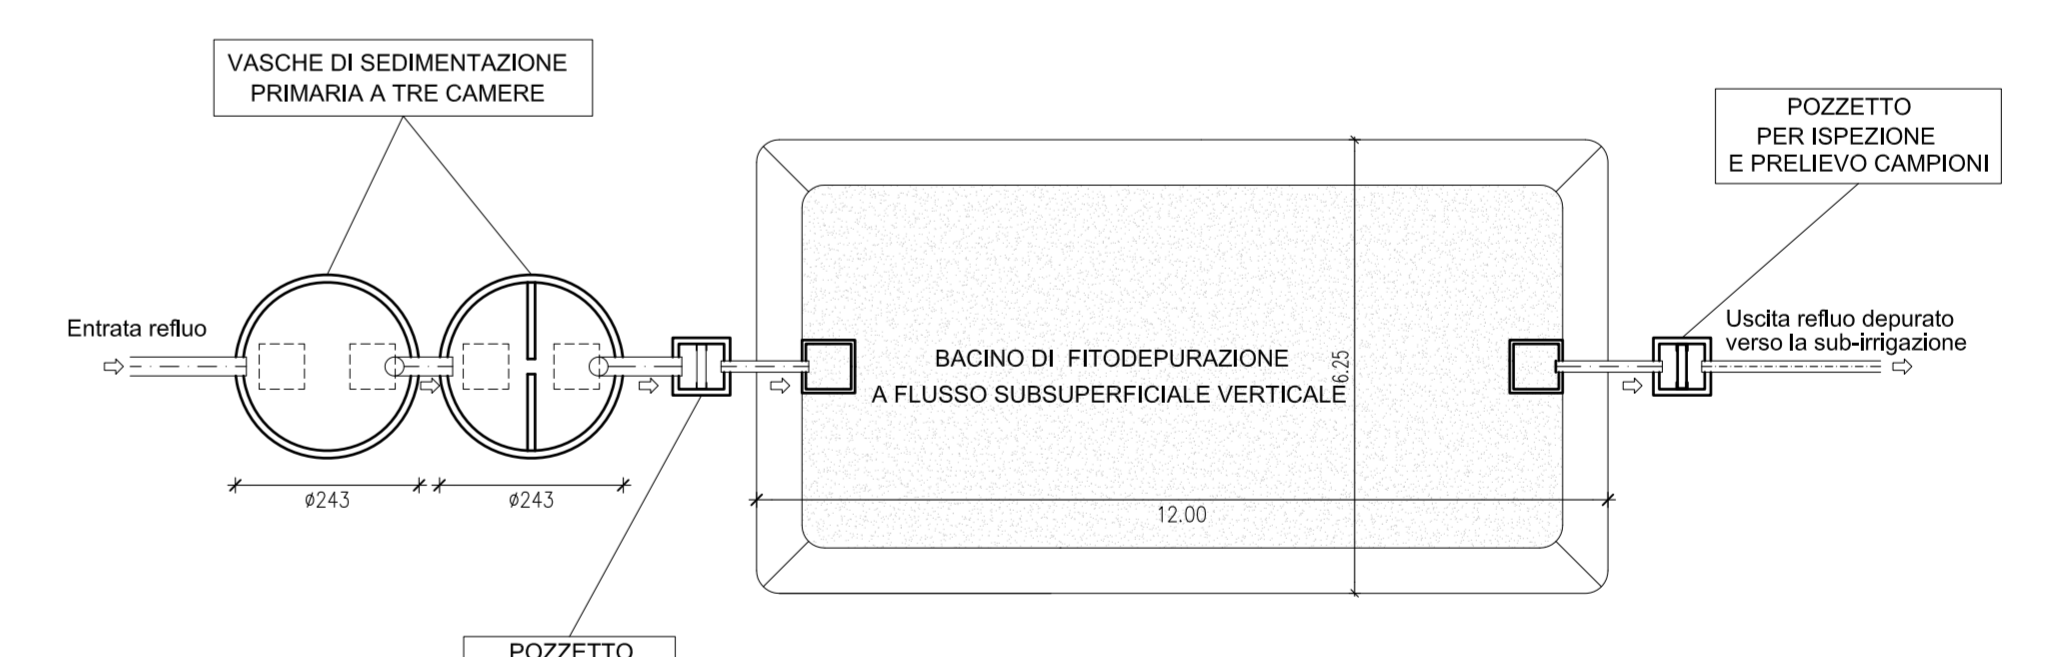

PLANIMETRIA GENERALE
Scala 1:500

COMUNE DI MONTEBELLO VICENTINO		PROVINCIA DI VICENZA	
OGGETTO:			
RISTRUTTURAZIONE CON CAMBIO D'USO E SOPRAELEVAZIONE DEL PIANO SECONDO DI UN FABBRICATO IN VIA FRACANZANA			
Committente:			
PAOLINI MARIA			
Spazio per protocollo		Spazio per provvedimento	
Tavola		11	
Data		OGGETTO Tavola:	
SETTEMBRE13		Schema smaltimento reflui + rete acquedotto	
OTTOBRE13		Planimetria generale - pianta piano terra - particolari	
Tavola		Committente	
1:500-100		Progettista	
STUDIO DI PROGETTAZIONE DAL MASO ARCH. ANDREA Via A. Palladio 10/11 36018 MARANO VIC. Telefono 044522177 - fax 044569931 - cell. 3478709972 e-mail a.dalmaso@tiscali.it			
<small>A TERMI DI LEGGE SI RISERVA LA PROPRIETA' DI QUESTO DISEGNO FACENDO DIVIETO DI RIPRODURLO E DI RENDERSI NOTO A TERZI SENZA AUTORIZZAZIONE SCRITTA</small>			