

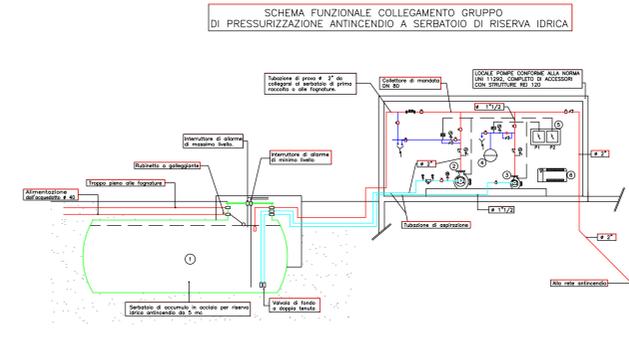
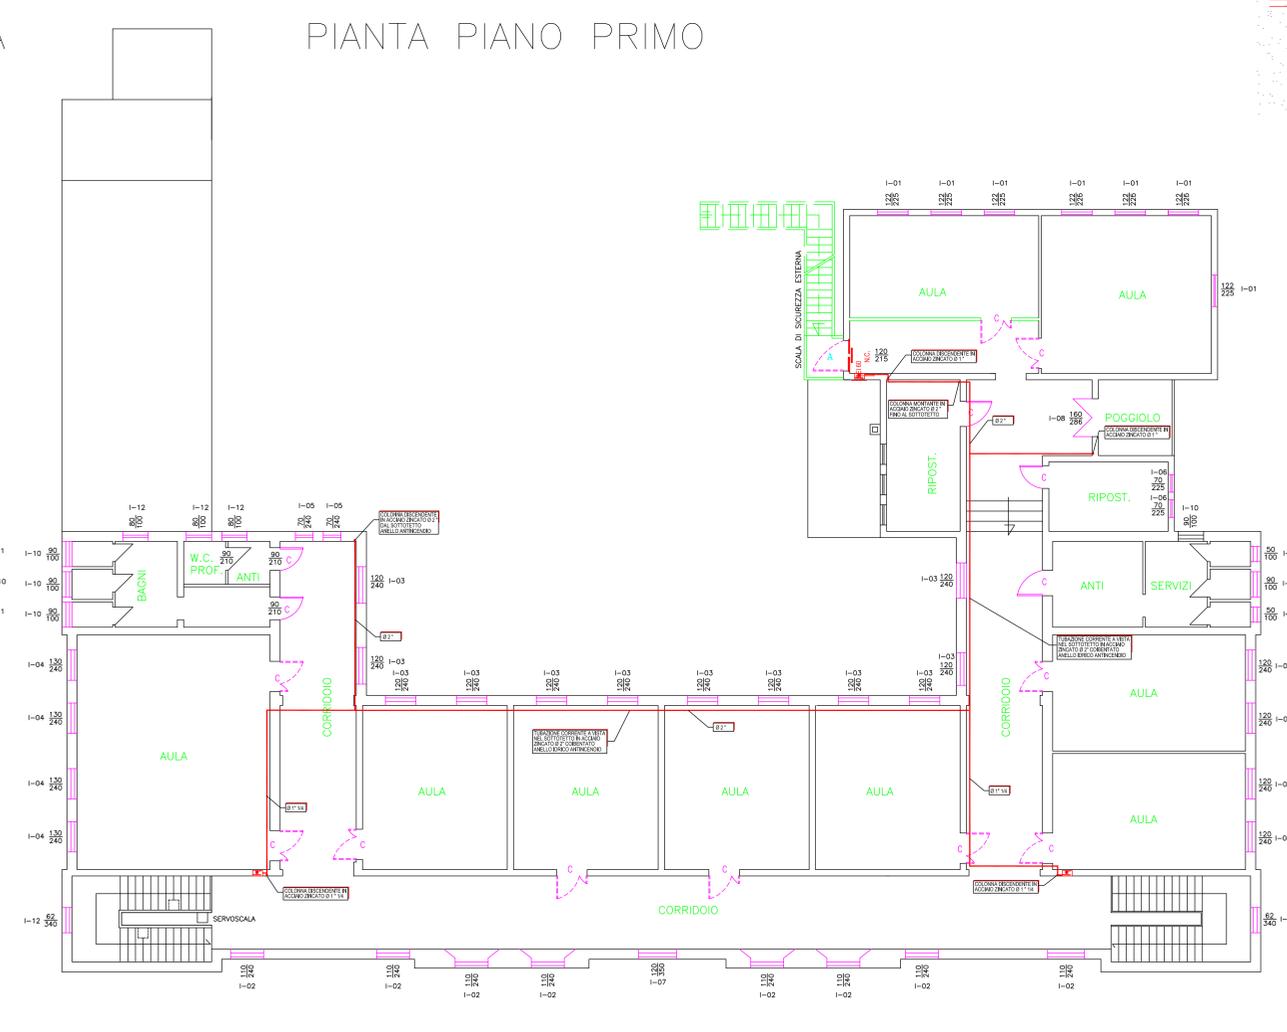
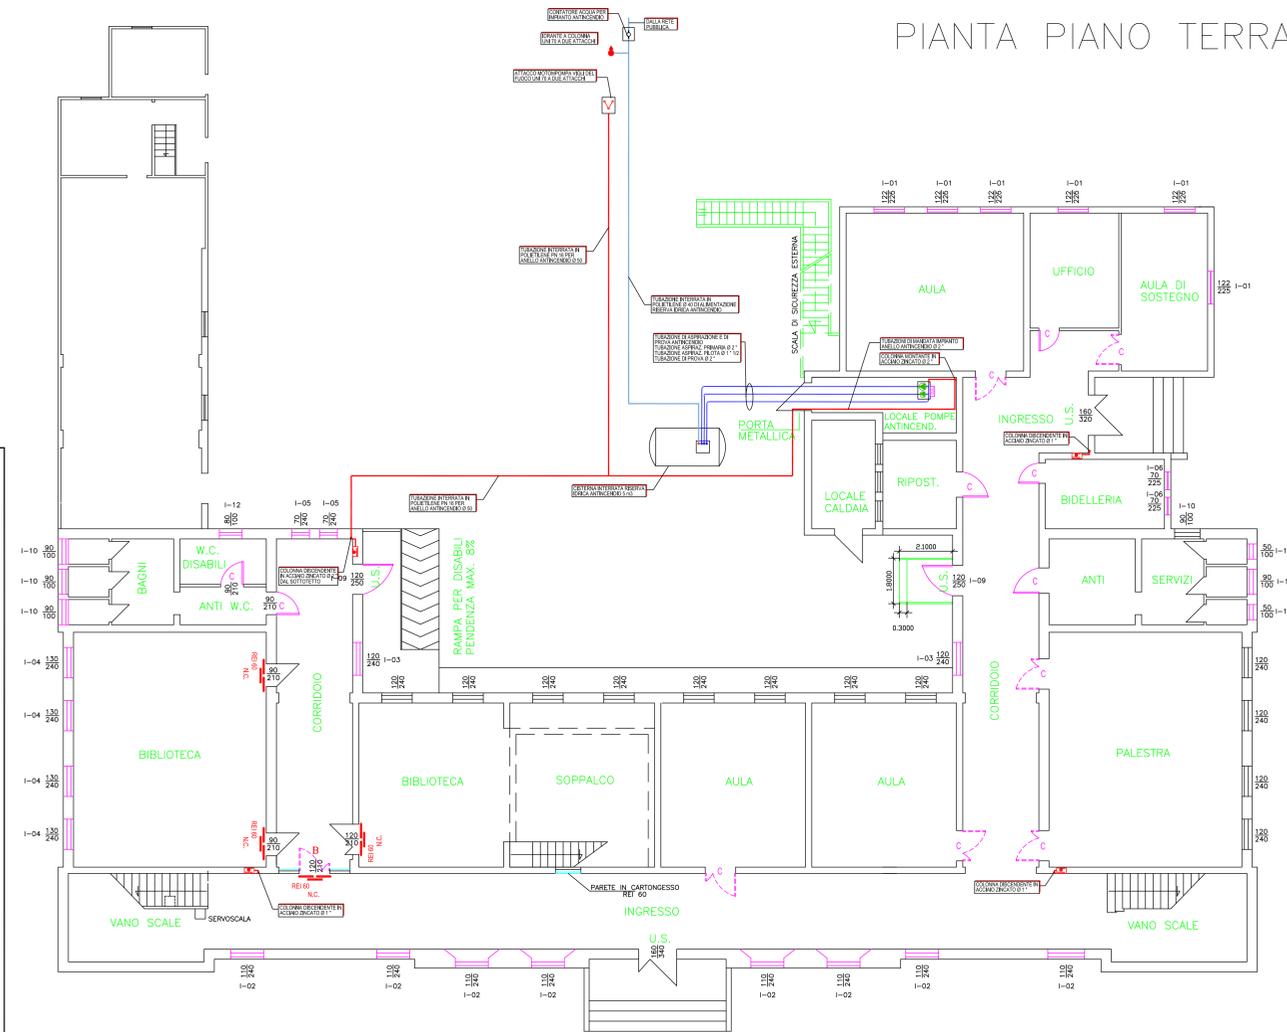


# STATO DI PROGETTO

LEGENDA	
	Naspo UNI 25 da incasso
	colonna montante o discendente in acciaio zincato antincendio
	tubazione rete idrica anello antincendio
	tubazione alimentazione riserva idrica antincendio
	Sistema interrato riserva idrica antincendio cap. 5 m3
	contatore acqua impianto idrico antincendio
	Idrante a colonna UNI 70
	attacco motopompa a due vie VVF UNI 70
	Gruppo pompe antincendio UNI 12845

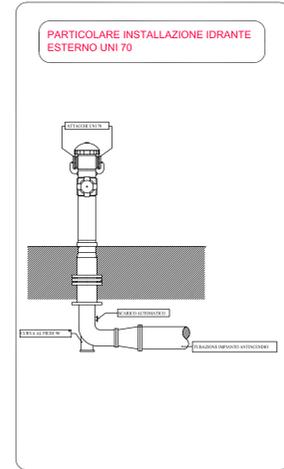

LEGENDA	
	N°1 SERBATOIO DI ACCUMULO PER RISERVA IDRICA PER COMPLESSA 5 m3
	ELETTROPOMPA CENTRIFUGA PREFERENZIALE
	ELETTROPOMPA CENTRIFUGA DI MANTENIMENTO
	SERBATOIO IDROMETRO DI COMPENSAZIONE
	QUADRO ELETTRICO DI COMANDO GRUPPO POMPE
	VENTILI CONNETTORE ELETTRICO PER REGOLAZIONE LOCALE POMPE 1000 W
	VALVOLA DI INTERCETTAZIONE
	VALVOLA DI RITENUTO
	MANOCCOMETRO
	MANOCCOMETRO CON PORTAFANOMETRO
	TRONCHETTO FLANGIATO
	DAFFANAMA
	FILTRO DI LINEA
	DAFFANAMA
	PREESISTENTE CON CONTATTO DI COMANDAZIONE PER COMANDO POMPE

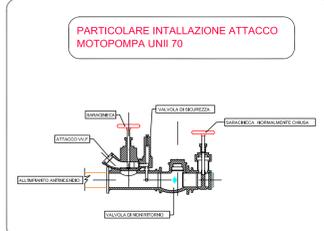

**PROVINCIA DI ROVIGO** REGIONE VENETO  
**COMUNE DI ARIANO NEL POLESINE**  
 Ubicazione: Via G. MATTEOTTI 44  
**LAVORI DI RIQUALIFICAZIONE ENERGETICA ED ADEGUAMENTO PREVENZIONI INCENDI EDIFICIO SCUOLA ELEMENTARE DEL CAPOLUOGO LOTTO A\* RIQUALIFICAZIONE ENERGETICA CON SOSTITUZIONE SERRAMENTI DI FINESTRA ESTERNI E COIBENTAZIONE DELLA COPERTURA LOTTO B\* ADEGUAMENTO PREVENZIONE INCENDI ED OPERE EDILI ACCESSORIE**  
**PROGETTO DEFINITIVO ESECUTIVO**  
**TAV.19 IMPIANTO IDRICO ANTINCENDIO**  
**PIANTE E PARTICOLARI**  
 Novembre 2018 SCALA 1:100  
 COMMITTENTE COMUNE DI ARIANO NEL POLESINE con sede P.ZZA G. GARIBOLDI N°1  
 PROGETTISTA **Per. Ind. Gino Berganton**  
 Via Mons. F. Pozzato, 20/E, 45011 Adria (RD) tel. e fax: 0426 901390  
 PEC: gino.berganton@pec.epil.it e-mail: ginoberganton@gmail.com