


PIANTA PIANO TERRA PALESTRA (STATO DI FATTO)

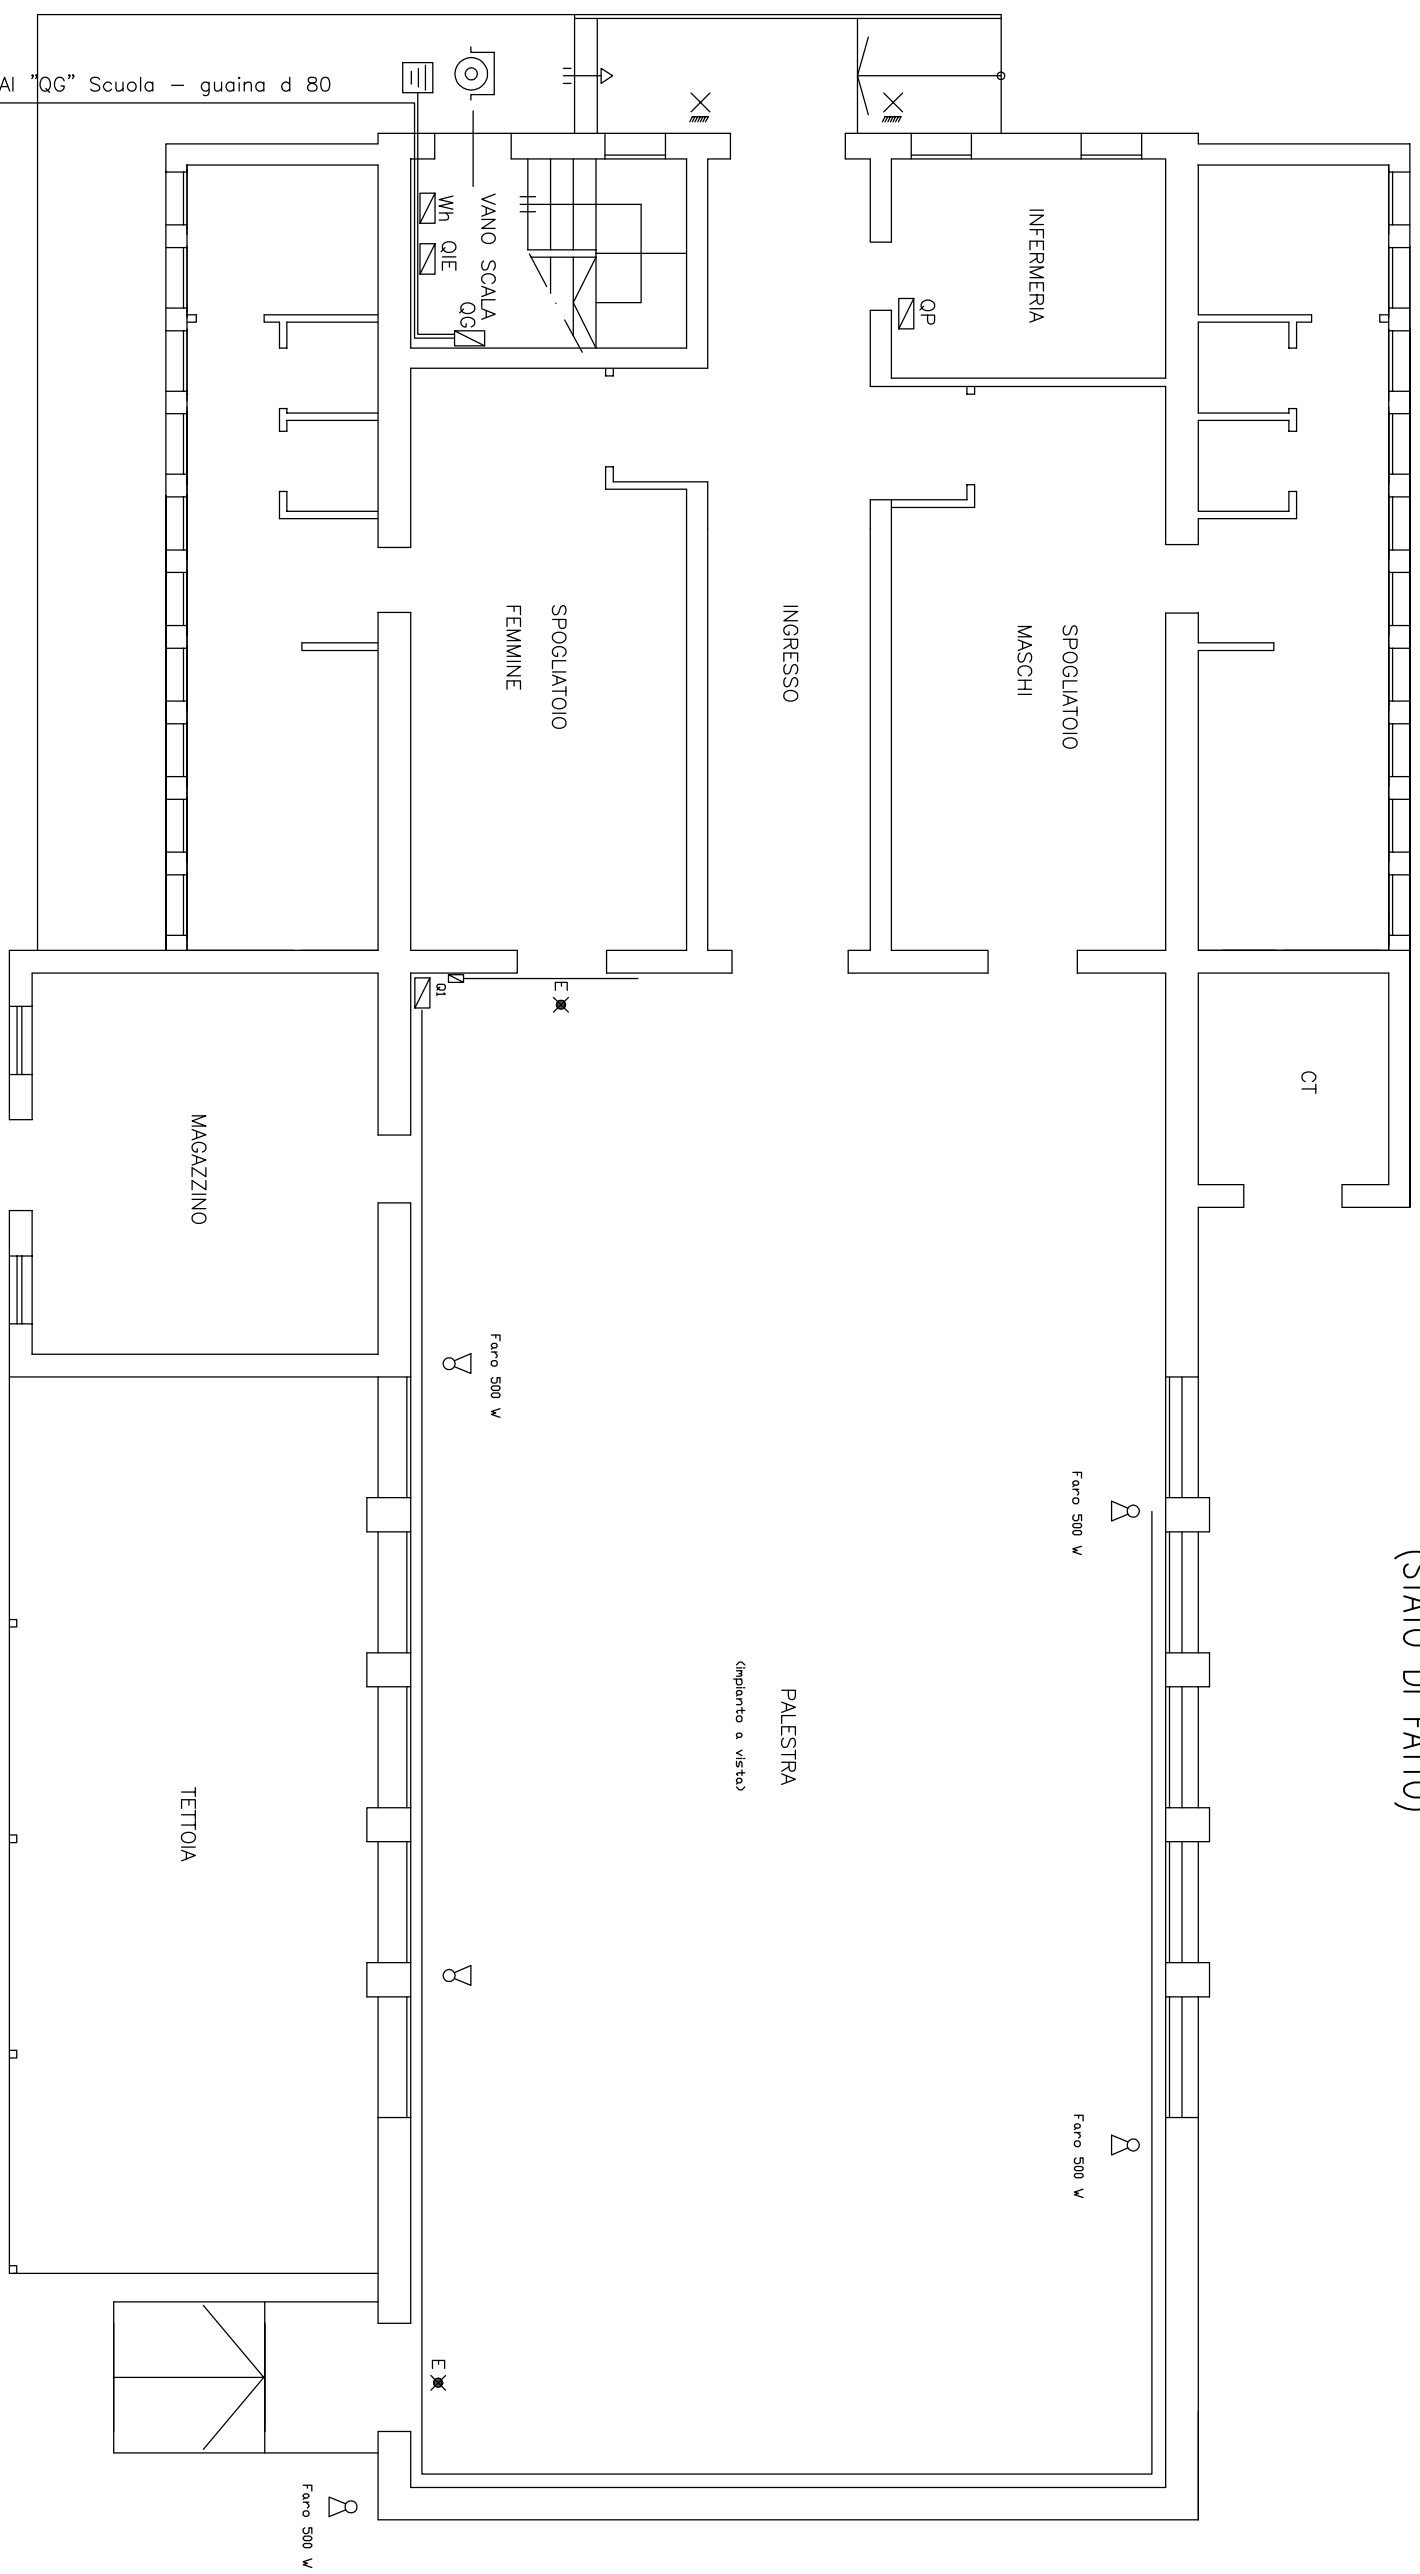

LEGENDA:

<input checked="" type="checkbox"/> Wh	Contatore Enel	<input checked="" type="checkbox"/> Q1	Quadro luci palestra
<input checked="" type="checkbox"/> QG	Quadro GeneraleI	<input type="checkbox"/> E	Faro
<input checked="" type="checkbox"/> QIE	Quadro illuminazione esterna	<input checked="" type="checkbox"/> E	Luci di emergenza
<input checked="" type="checkbox"/> OP	Quadro Palestra	<input checked="" type="checkbox"/> X	Luce a parete

TECNICO	COMMITTENTE	INSTALLATORE	SOSTITUITO DAL
DATA 25/10/2016			DATA
NOME CASTAGNA Ing. ARTURO	COMUNE DI COLOGNA VENETA		SOSTITUISCE IL
FIRMA			DATA
<p>Castagna Ing. Arturo PROGETTAZIONE IMPIANTI Via G. Marconi, 9/A tel. 0442/410755 COLOGNA VENETA (VR)</p>		<p>PROGETTO : RIQUALIFICAZIONE DELLE SCUOLE SECONDARIE</p>	
		<p>DESCRIZIONE : 1° GRADO "DANTE ALIGHIERI" DI COLOGNA VENETA-INT. PER RIFACIMENTO IMP. Elett.- 2° STRALCIO</p>	
INDICE DI REVISIONE	1	2	3
INDEX OF REVISION	4	5	6
		Disegno N°	Tav. N°
		3817	1
			Foglio N°
			4/4
			SCALA 1:100